
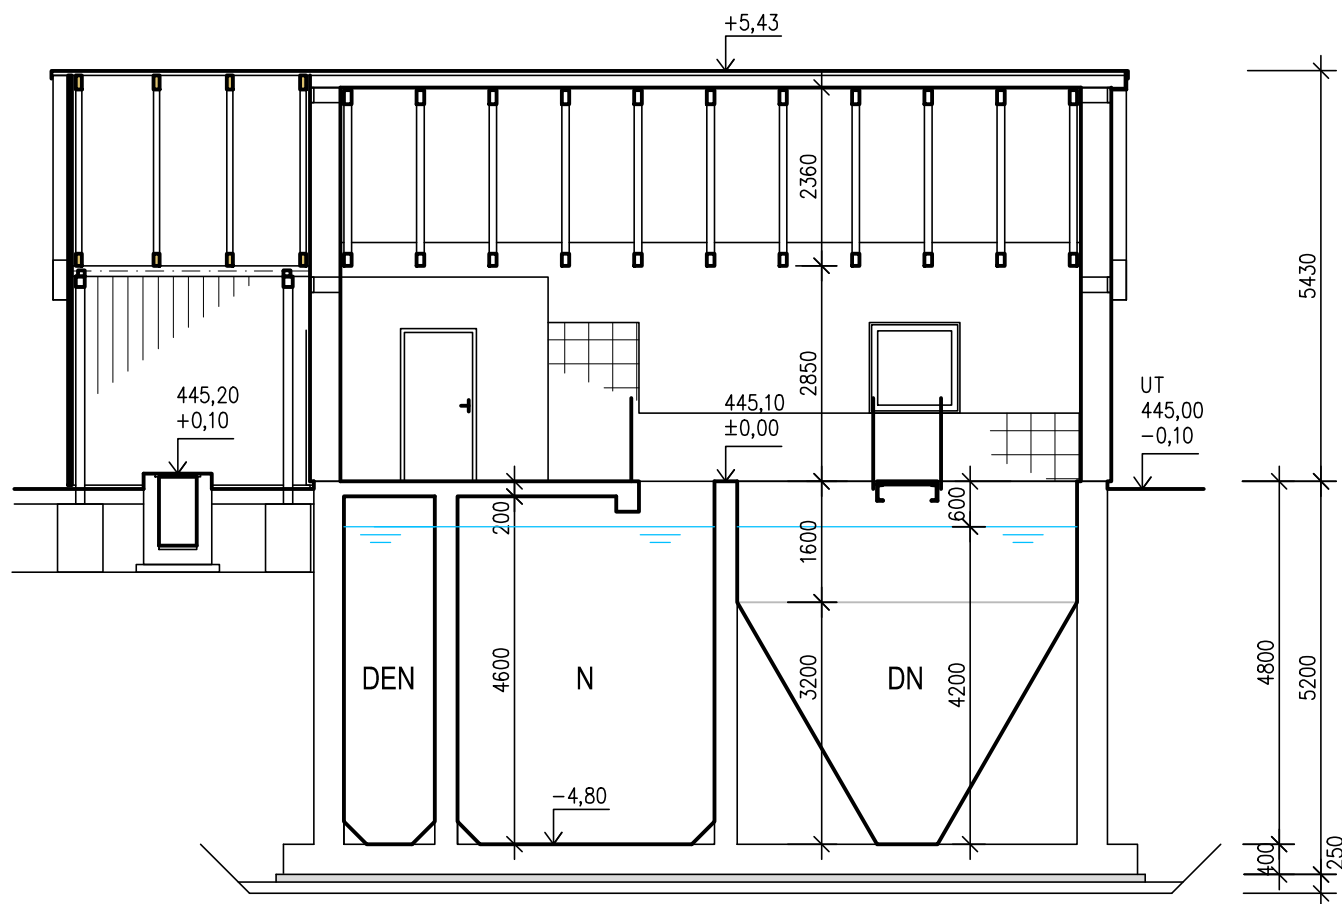



PŘÍKLAD ČOV – PŮDORYS, ŘEZ

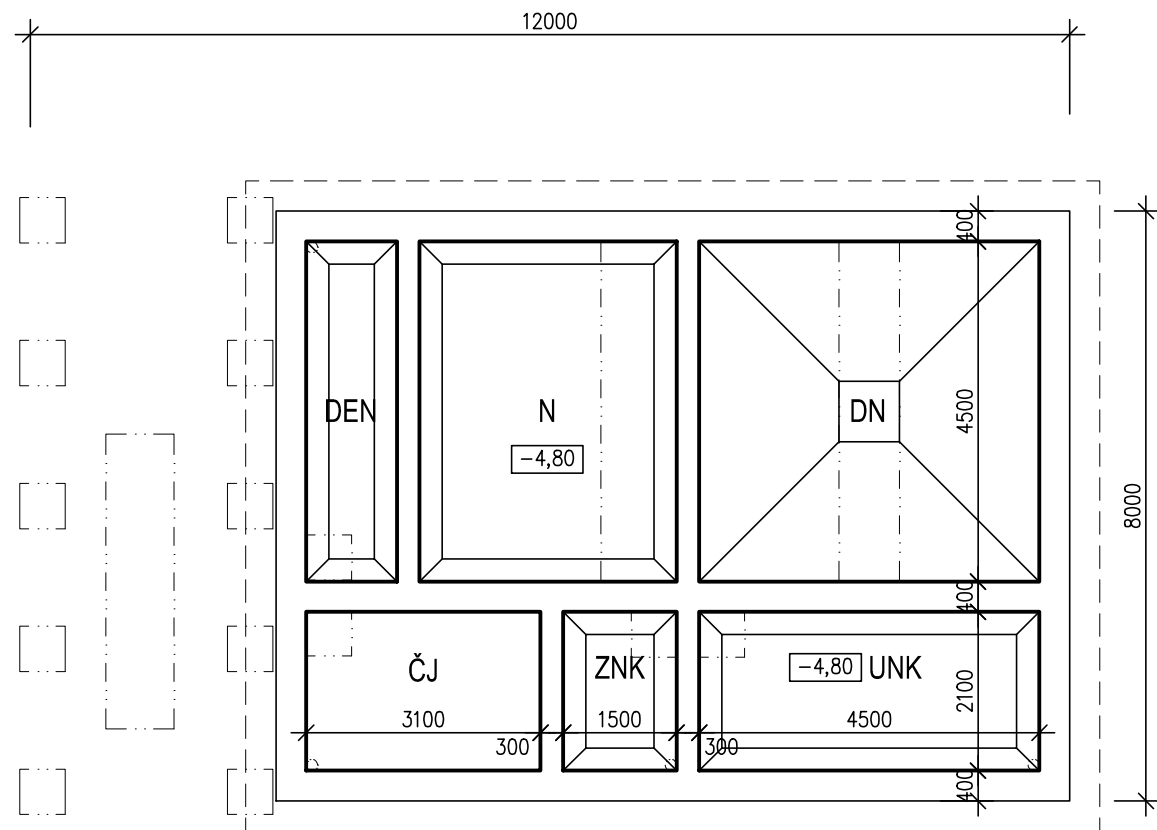

LEGENDA MÍSTNOSTÍ

PODZEMNÍ ČÁST

- DEN DENITRIFIKACE
- N NITRIFIKACE
- DN DOHAZOVACÍ NÁDRŽ
- ČJ ČERPACÍ JÍMKA
- ZNK ZAHUŠŤOVACÍ NÁDRŽ KALU
- UNK USKLADŇOVACÍ NÁDRŽ KALU

HLAV. INŽENÝR ING. BUDÍNOVA	ZODPOVĚD. PROJEKTANT ING. BUDÍNOVA	VYPRACOVAL Bc. ZDEŇKOVÁ	KRESLIL Bc. ZDEŇKOVÁ	KONTROLOVAL ING. SMAŽÍK	 SENOVÁŽNÉ NÁM. 1 ČESKÉ BUDĚJOVICE 370 01 tel. 385775111
INVESTOR OBEC MYDLOVARY				ZAK. Č. 1338-91	
KRAJ JIHOČESKÝ		OBEC MYDLOVARY		ARCH. Č.	
MYDLOVARY - ODKANALIZOVÁNÍ A ČOV				FORMÁT 2xA4	KOPIE
				DATUM 06/2020	
				STUPEŇ STUDIE	
				MĚŘÍTKO 1:100	
OBSAH PŘÍKLAD ČOV – PŮDORYS, ŘEZ				VÝKR. Č. 4	ČÁST